

LEGENDA MÍSTNOSTÍ

 
OZN.	ÚČEL	PLOCHA [m²]
1.01	POKOJ	14.40
1.02	KUCHYNĚ	8.69
1.03	CHODBA	3.35
1.04	KOUPELNA + WC	2.57
1.05	KOUPELNA + WC	2.57
1.06	CHODBA	3.38
1.07	KUCHYNĚ	8.64
1.08	POKOJ	14.07
1.09	POKOJ	14.11
1.10	KUCHYNĚ	8.61
1.11	CHODBA	3.31
1.12	KOUPELNA + WC	2.57
1.13	KOUPELNA + WC	2.57
1.14	CHODBA	3.34
1.15	KUCHYNĚ	8.63
1.16	POKOJ	13.86
1.17	POKOJ	13.76
1.18	KUCHYNĚ	8.67
1.19	CHODBA	3.35
1.20	KOUPELNA + WC	2.57
1.21	KOUPELNA + WC	2.57
1.22	CHODBA	3.34
1.23	KUCHYNĚ	8.66
1.24	POKOJ	14.44
1.25	LODŽIE	4.63
1.26	SPOLEČNÁ CHODBA	83.54
1.27	SCHODIŠTĚ	14.41

OZN.	ÚČEL	PLOCHA [m²]
1.28	POKOJ	14.40
1.29	KUCHYNĚ	8.69
1.30	CHODBA	3.36
1.31	KOUPELNA + WC	2.57
1.32	KOUPELNA + WC	2.57
1.33	CHODBA	3.33
1.34	KUCHYNĚ	8.64
1.35	POKOJ	14.07
1.36	POKOJ	14.11
1.37	KUCHYNĚ	8.62
1.38	CHODBA	3.31
1.39	KOUPELNA + WC	2.57
1.40	KOUPELNA + WC	2.57
1.41	CHODBA	3.34
1.42	KUCHYNĚ	8.65
1.43	POKOJ	13.86
1.44	POKOJ	13.80
1.45	KUCHYNĚ	8.77
1.46	CHODBA	3.42
1.47	KOUPELNA + WC	2.57
1.48	KOUPELNA + WC	2.57
1.49	CHODBA	3.41
1.50	KUCHYNĚ	8.67
1.51	POKOJ	14.44

ROZVODNA SOUSTAVA
NÁPÁJENÍ BUDOVY
VNITŘNÍ ROZVODY
OCHRANA PŘED ÚRAZEM EL. PROUDEM
DLE ČSN EN 6140 ed. 3
OCHRANA OCHRANA, OCHRANA PŘI PORUŠĚ
OCHRANĚ OPATŘENÍ DLE ČSN 332000-4-41 ed. 3
AUTOMATICKÉ ODPOJENÍ OD ZDROJE
DVOJITÁ NEBO ZESÍLENÁ IZOLACE
PROUDOVÝ OCHRAN
POSPLOUVÁNÍ
INSTALACE VE ZMĚŠTÍCH PŘÍPADOCH
UMYVARNY, SPRCHY DLE ČSN 332000-7-701 ed.2
UMYVACÍ PROSTORY DLE ČN 332130 ed.3

POPIS SVÍTIDEL VIZ LEGENDA SVÍTIDEL

SVÍTIDLA HLAVNÍHO OSVĚTLENÍ, S POHYBOVÝM SENZOREM, S NOUZOÝM MODULEM



SVÍTIDLA NOUZOZOVÉHO OSVĚTLENÍ

SVÍTIDLO LED OZNAČENÍ ÚNIK. CEST – PIKTOGRAM

POPIS SVÍTIDEL

–11(05)

..... TYP SVÍTIDLA PODLE KNIHY SVÍTIDEL

ČÍSLO OBVODU V ROZVADĚČI

SPINAČ DOMOVNÍ ZAPUŠTĚNÝ RÁZENÍ 1, 5, 6, 7

SPINAČ DOMOVNÍ NÁSTĚNNÝ IP44 RÁZENÍ 1, 5, 6

SPINAČ DOMOVNÍ ZAPUŠTĚNÝ IP44 RÁZENÍ 1, 5, 6

TLAČÍTKOVÝ OVLADAČ – VYPNUTÍ ELEKTROINSTALACE

DOMOVNÍ ZÁSUVKY ZAPUŠTĚNÉ DO RÁMEČKŮ

DOMOVNÍ ZÁSUVKY ZAPUŠTĚNÉ DO RÁMEČKŮ IP44

PRŮMYSLOVÉ ZÁSUVKY NÁSTĚNNÉ IP44


ROZVADĚČE


VÝVOD PRO SPOTŘEBIČ S PEVNÝM PŘÍPOJENÍM

MÍSTNÍ POSPLOUVÁNÍ

koupelna – pospojování dle ČSN 332000-7-701 ed.2

techn – pospojování technologického zařízení

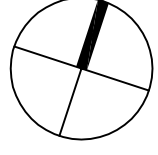

<div>A4 GROUP</div>	KONTROLOVAL ING. JAKUB SLAVKOVSKÝ		VYPRACOVAL ING. VLADIMÍR GEYER		ZODPOV. PROJEKTANT ING. VLADIMÍR GEYER
	INVESTOR: STATUTARNÍ MĚSTO BRNO DOMINIKÁNSKÉHO NÁMĚSTÍ 196/1, 602 00 BRNO				
	AKCE: REKONSTRUKCE BYTOVÝCH JADER V BYTOVÉM DOMĚ SIBÍŘSKÁ 64				
	PROFESE: ELEKTROINSTALACE				
	OBSAH: PŮDORYS 1.NP				
	Č. ZAKÁZKY 044/2018				
	FORMAT 744				
	STUPEŇ DPS				
	DATUM 06/2018				
	MĚŘÍTKO: 1:50				
Č. VÝKRESU: D.1.3.3-b03					